


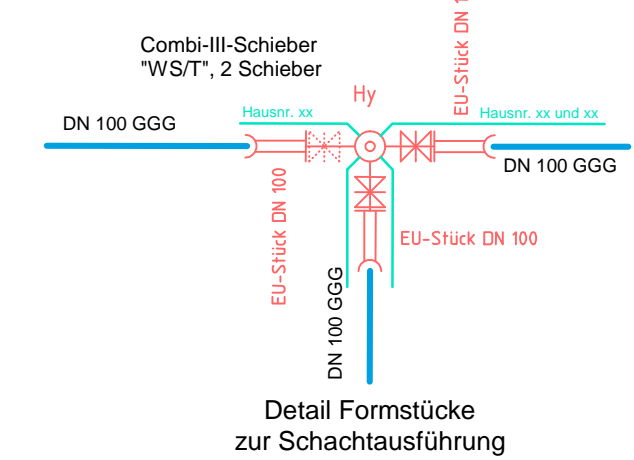

Zeichenerklärung

- Kantschichtdeckel, Einlaufschacht Bestand
- Wasserschacht mit Hydrant, Unterflurhydrant Bestand
- Gasschieber Bestand
- entfallender Straßenablauf / vorh. Straßenablauf / gepl. Straßenablauf
- best. Wasserleitung entfällt
- best. Wasserleitung
- Neuer Bestand Wasserleitung
- Neuer Bestand Hausanschlüsse



Schutz- + Regenwasserkanalisation
 Baujahr: 2013
 Tiefbauarbeiten:
 SKS Bau, Ravensburg
 Rohrleitungsbau:
 Franz Lohr, Ravensburg (als NU)

Vorabzug				
Nr.	Änderung	Datum	Bearbeitet	Gezeichnet
Planverfasser:				
MARSCHALL & KLINGENSTEIN B für Tiefbau - Vermessung - Geoinformation - Immobilienbewertung - Eisenbahnstraße 3, 88069 Tettnang Tel. 07542 / 5395-0, Fax 5395-20 - Hasenheidweg 2/a, 88131 Lindau Tel. 08382 / 304 90 70 info@b-mk.de, www.b-mk.de				Fertigung: Anlage: Datum: Zeichen:
Bauherr:	Gemeinde Baidt Kreis Ravensburg	bearbeitet	16.12.13	Schmid
		gezeichnet	16.12.13	Schmid
		geprüft		
Maßnahme:	Abrundung Grünenberg Baidt Wasserleitung		LAGEPLAN	
			Bestand	
Aufgestellt:	Anerkannt:	Maßstab: M 1:250		
Tettnang, den MARSCHALL & KLINGENSTEIN INGENIEURGENEINSCHAFT	Der Bauherr	Projekt-Nr.: 12509		
Plannummer:	12509-BE-03.PLT	Blattgröße:	0,396 m ²	
Bearbeiter:	Sch	Blattwinkel:	100,000 Gon	
Plotdatum:	14.02.14	Blattname:	12509A	